


PROJEKT ZAGOSPODAROWANIA TERENU UL. ŚLIWKOWA

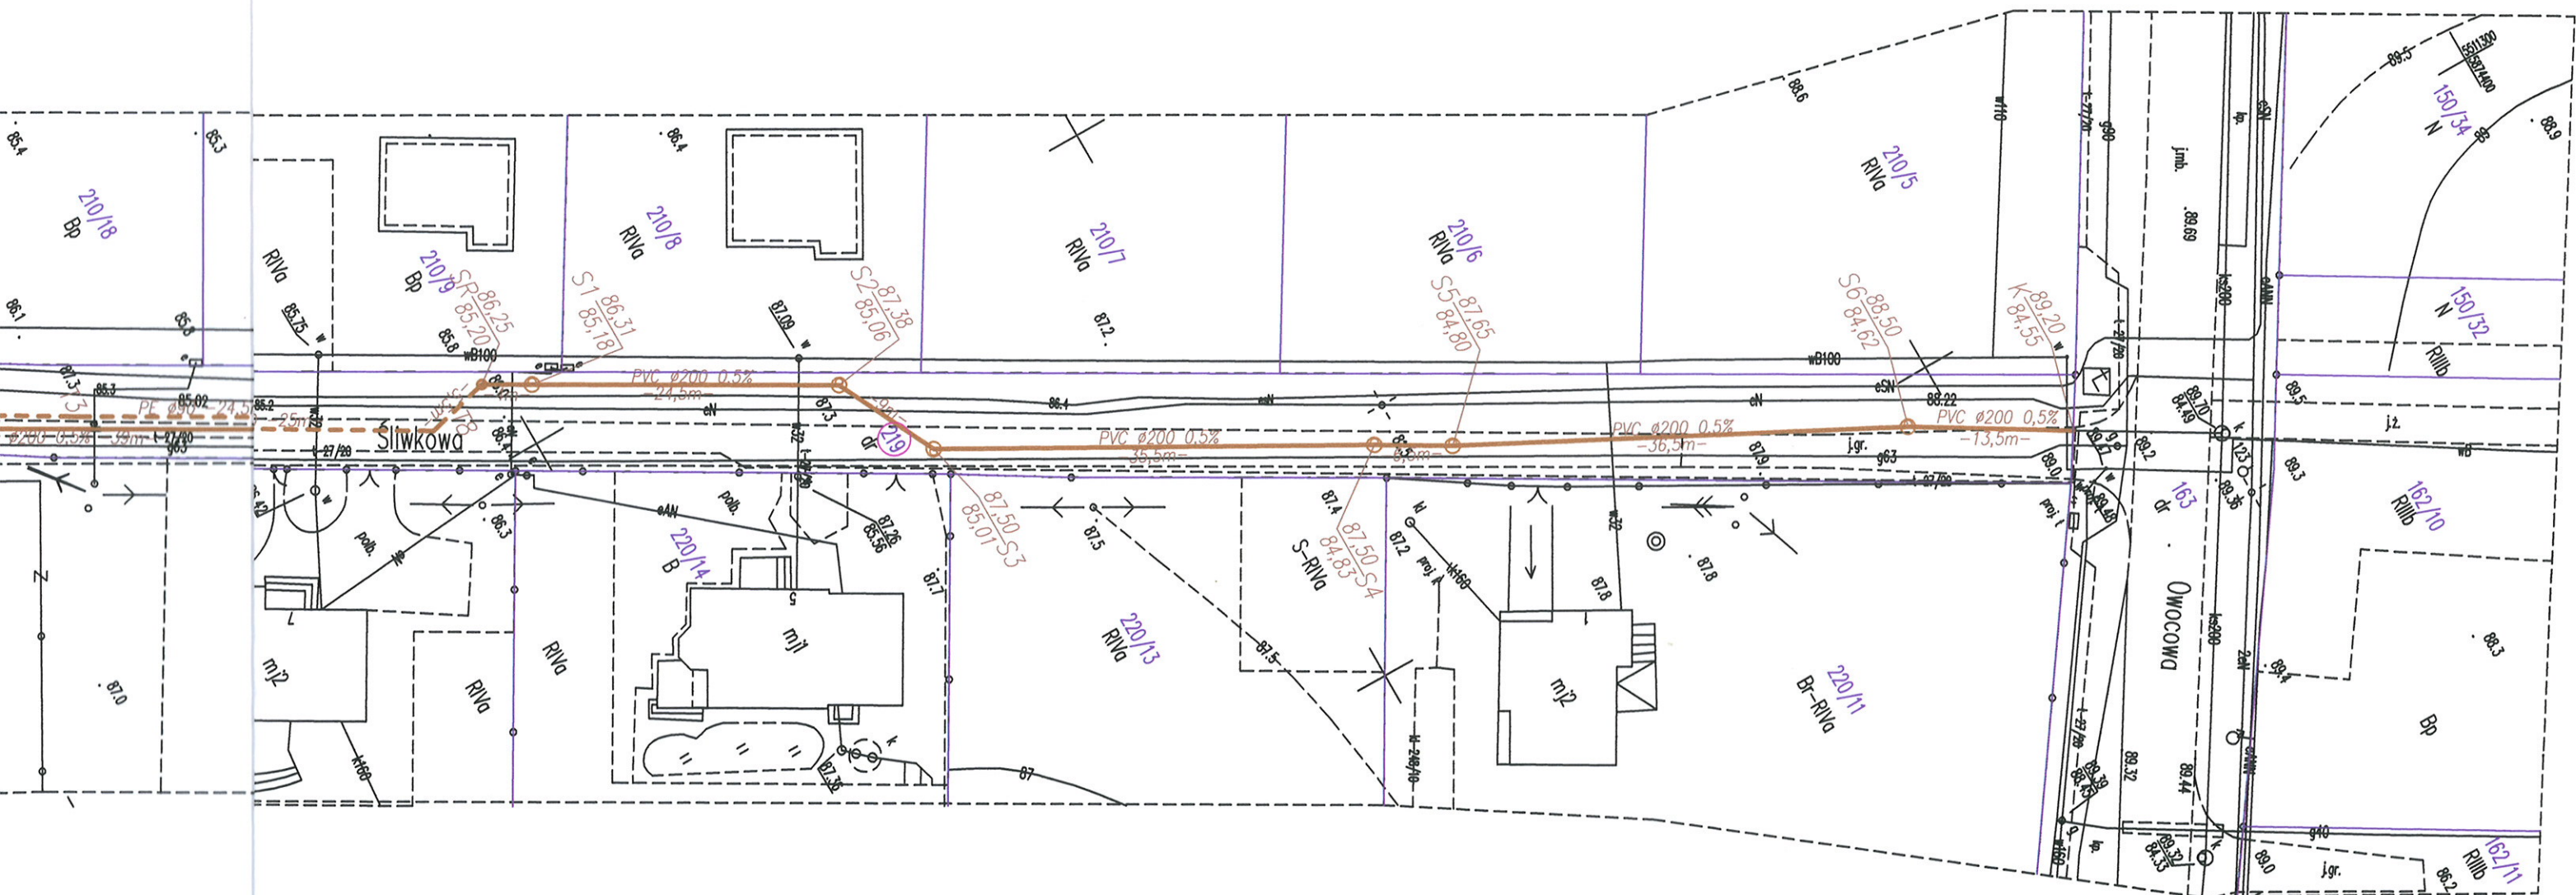


ul. Fabryczna 5, 74-320 Barlinek, tel. 095 7462 100

Uzgodniono w imieniu właściciela sieci wod.-kan. w zakresie rozwiązań technicznych, oraz zliżeń i skrzyżowań z innym uzbrojeniem. bez uwag

23.12.2020 PREZES ZARZĄDU
Barlinek Podpis mgr inż. Ryszard Kuroch

OZNACZENIA:

- proj. sieć kanalizacji sanitarnej grawitacyjna
- - - - - proj. sieć kanalizacji sanitarnej tłoczna
- S... proj. studnia kanalizacyjna z kinetą zbiorczą z wykładziną z tw.sztucz.
- K... proj. miejsce włączenia do istniejącej sieci ks
- PS proj. przepompownia ścieków sanitarnych
- SR proj. studnia rozprężna
- T... proj. załamanie trasy kanalizacji tłocznej
- SS proj. szafa zasilajaco-sterująca przepompownią
- ZKP złącze kablowo-pomiarowe (wg odrębnego opracowania)

Biuro Projektów SAN-Technika				Nr rysunku
mgr inż. Jolanta Skowron				S.1
Siedziba: ul. Kręta 11a, 74-320 Barlinek, tel. 95 746 10 24				\$
Objekt: Sieć kanalizacji sanitarnej			Stadium:	Skala: 1:500
Adres: OŻAR ul. Śliwkowa, gm. Barlinek dz. nr 219 obr. Ożar			PB	Str. nr:
Treść: PROJEKT ZAGOSPODAROWANIA TERENU				Data
Projektant:	mgr inż. Jolanta Skowron	LBS/0077/POOS/10 w spec. instalacje sanitarne w zakresie pełnym (LBS/S/0016/11)	12.2020	
Sprawdzający:	mgr inż. Michał Skowron	LBS/0010/POOS/11 w spec. instalacje sanitarne w zakresie pełnym (LBS/S/0128/09)	12.2020	