

Barlinek, dnia 21.12.2020 r.

RGPI.II.7230.174.2020

RGPI.XI.7013.3.2019

**Biuro Projektów
SAN-Technika
Jolanta Skowron
ul. Kręta 11a
74-320 Barlinek**

W odpowiedzi na Państwa wniosek z dnia 08.10.2020 r., uzupełniony pismem z dnia 03.11.2020 r. w zakresie ulicy Śliwkowej informuję, że uzgadniam przebieg projektowanej trasy sieci kanalizacji sanitarnej w działce nr 219 (ul. Śliwkowa) obr. Ożar, pod warunkiem uwzględnienia poniższych uwag.

W rozwiązaniach projektowych powinny znaleźć się rozwiązania dotyczące szczegółowego sposobu posadowienia studni zlokalizowanych na granicy projektowanego chodnika i utwardzonego pobocza przewidujące możliwość wcześniejszego wykonania kanalizacji przed realizacją nawierzchni drogowej i chodnika. Rozwiązania te nie powinny powodować konieczności przebudowy studni lub ich wymiany podczas realizacji budowy drogi, czyli powinny przewidywać możliwość ich regulacji.

Oдноśnie ulicy Kasztanowej uzgadniam przebieg projektowanej trasy sieci kanalizacji sanitarnej w działce nr 125 obręb Ożar przy zastosowaniu rozwiązań technicznych jakie zostały uzgodnione w ulicy Śliwkowej.

Powyższa zgoda daje prawo do dysponowania nieruchomościami nr dz. 219 i 125 na cele budowlane.

Jednocześnie informuję, że zostanie ustanowiona odpłatna służebność przesyłu na przedmiotowych nieruchomościach na rzecz inwestora tj. Przedsiębiorstwa Wodociągowo-Kanalizacyjnego „PŁONIA” Spółka z o.o., ul. Fabryczna 5, 74-320 Barlinek.

W załączeniu przesyłam Państwu druk oświadczenia w sprawie pokrycia kosztów sporządzenia operatu szacunkowego oraz kosztów związanych z zawarciem umowy notarialnej i wpisami sądowymi – w celu wypełnienia i odesłania na adres tut. Urzędu Miejskiego w Barlinku.

Po otrzymaniu podpisanego oświadczenia zostanie zlecone rzeczoznawcy majątkowemu wykonanie operatu określającego wartość w/w służebności.

Po podpisaniu protokołu uzgodnień ustanowiona zostanie odpłatna służebność przesyłu w formie aktu notarialnego.

Przed rozpoczęciem robót Wykonawca w porozumieniu z Inwestorem powiadomi zarządcę drogi o zamiarze rozpoczęcia prac wraz z załączonym planem zabezpieczenia i oznakowania robót na czas ich wykonywania.


Otrzymują:

- 1) Adresat,
- 2) RGPI.XI,
- 3) a/a.

BURMISTRZ

Dariusz Zieliński

PROJEKT ZAGOSPODAROWANIA TERENU UL. ŚLIWKOWA

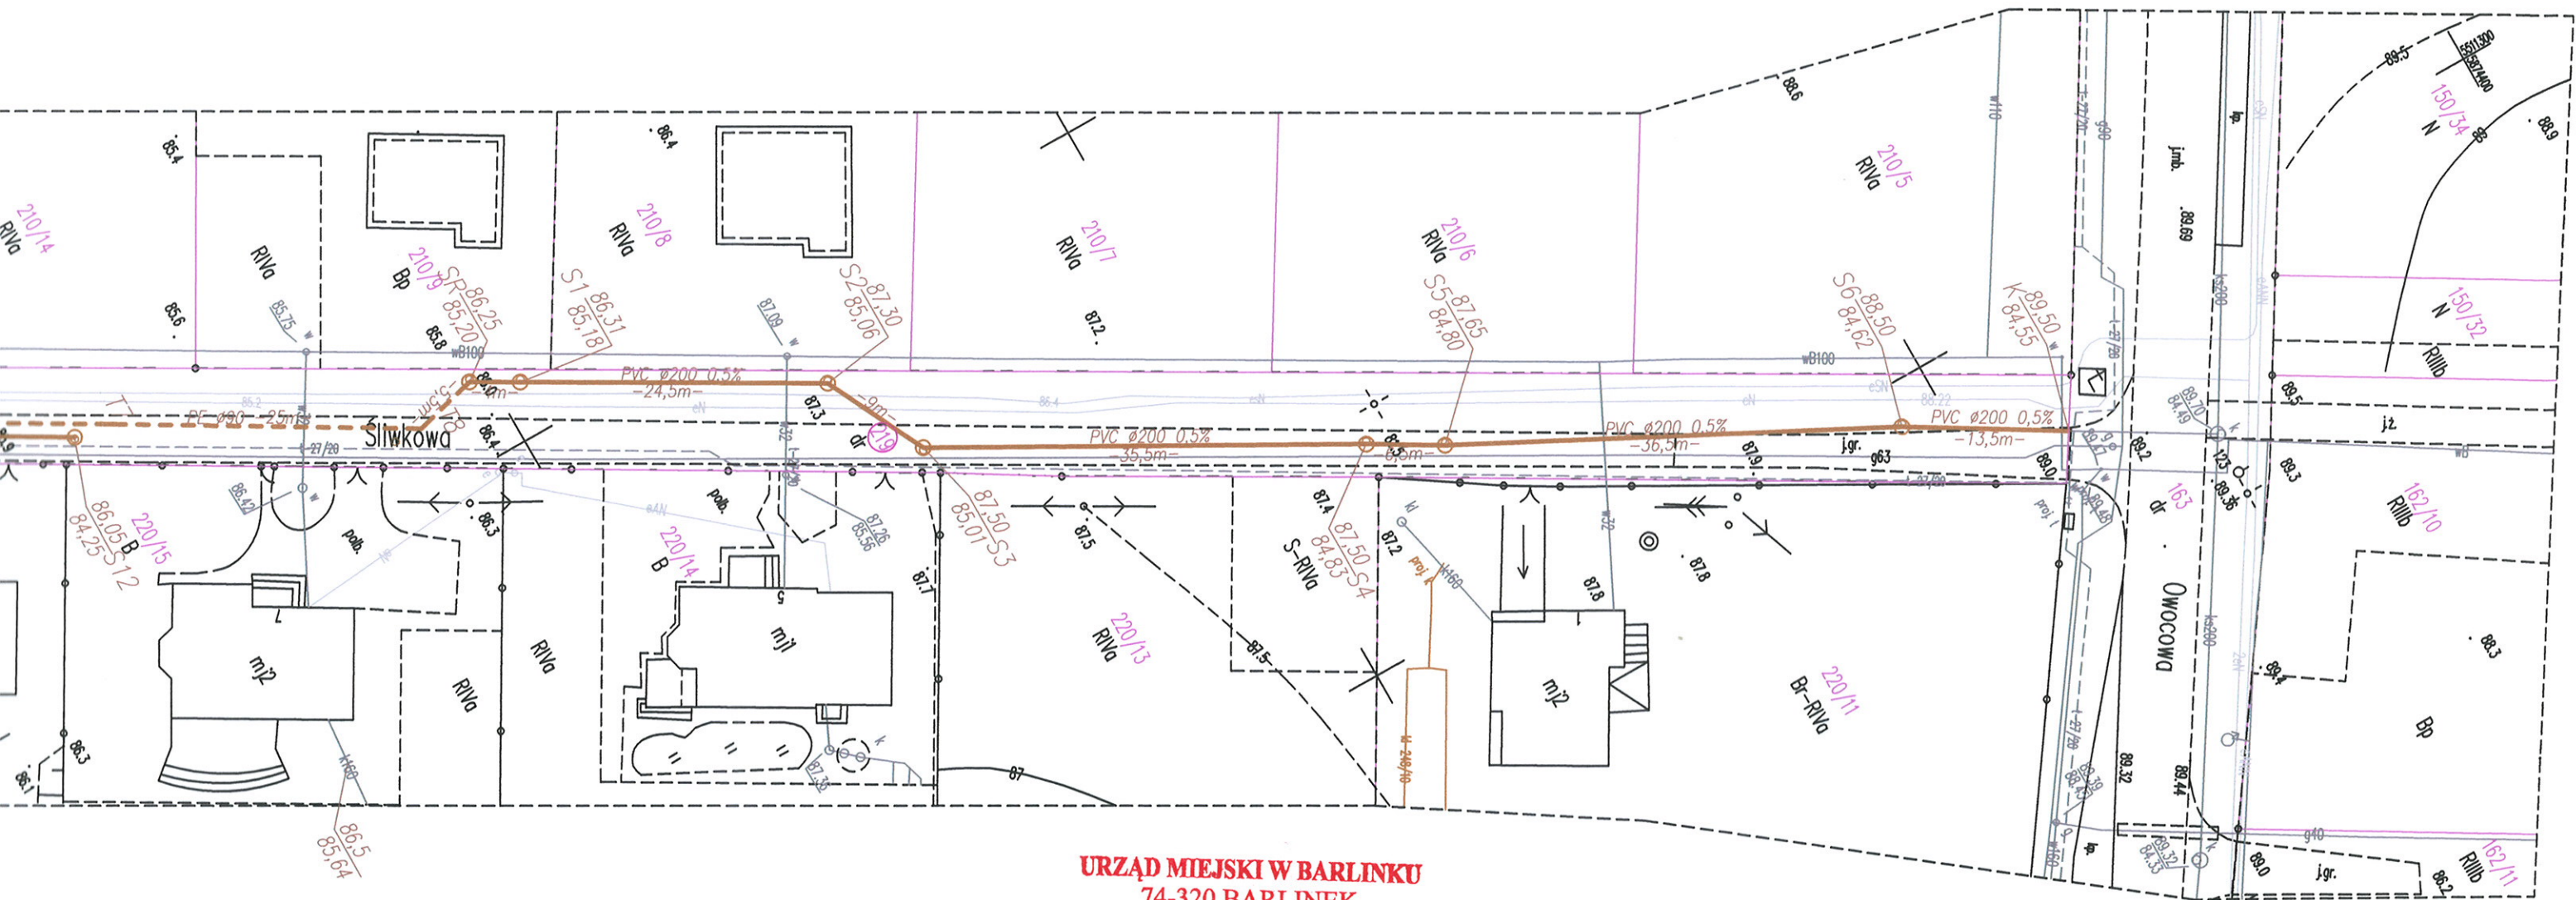

URZĄD MIEJSKI W BARLINKU
74-320 BARLINEK
Referat Gospodarki Przestrzennej i Inwestycji

OZNACZENIA:

- proj. sieć kanalizacji sanitarnej grawitacyjna
- - - proj. sieć kanalizacji sanitarnej tłoczna
- S... proj. studnia kanalizacyjna z kietą zborczą z wykładziną z tw.sztucz.
- K... proj. miejsce włączenia do istniejącej sieci ks
- PS proj. przepompownia ścieków sanitarnych
- SR proj. studnia rozprężna
- T... proj. załamanie trasy kanalizacji tłocznej
- SS proj. szafa zasilająco-sterująca przepompownią
- ZKP złącze kablowo-pomiarowe (wg odrębnego opracowania)

Biuro Projektów SAN-Technika mgr inż. Jolanta Skowron Siedziba: ul. Kręta 11a, 74-320 Barlinek, tel. 95 746 10 24			Nr rysunku
			01 \$
Obiekt: Sieć kanalizacji sanitarnej	Stadium:	Skala: 1:500	
Adres: OŻAR ul. Śliwkowa, Rolna, Kasztanowa i Dębowa gm. Barlinek dz. nr 219, 150/29, 125, 123/15 obr. Ożar	PB	Str. nr:	
Treść: PROJEKT ZAGOSPODAROWANIA TERENU	Data	Podpis	
Projektant:	mgr inż. Jolanta Skowron	LBS/0077/POOS/10 w spec. instalacje sanitarne w zakresie pełnym (LBS/S/0016/11)	09.2020


Badanie kory mierzonych działki w zakresie inwestycji
nie wykazuje obciążeń służebnościami gruntowymi.

W zakresie opracowania występują projekty uzgodnione w ZUDP, NK
kl+eN+wo-79/12, t-27/20, e

Aktualność mapy do celów
projektowych na dzień: 04.09.2020 r.
Opracował: Henryk Kądziołka
Uprawnienia nr 9973 Zakres 1 i 2

Rejestracja:

PROJEKT ZAGOSPODAROWANIA TERENU UL. KASZTANOWA

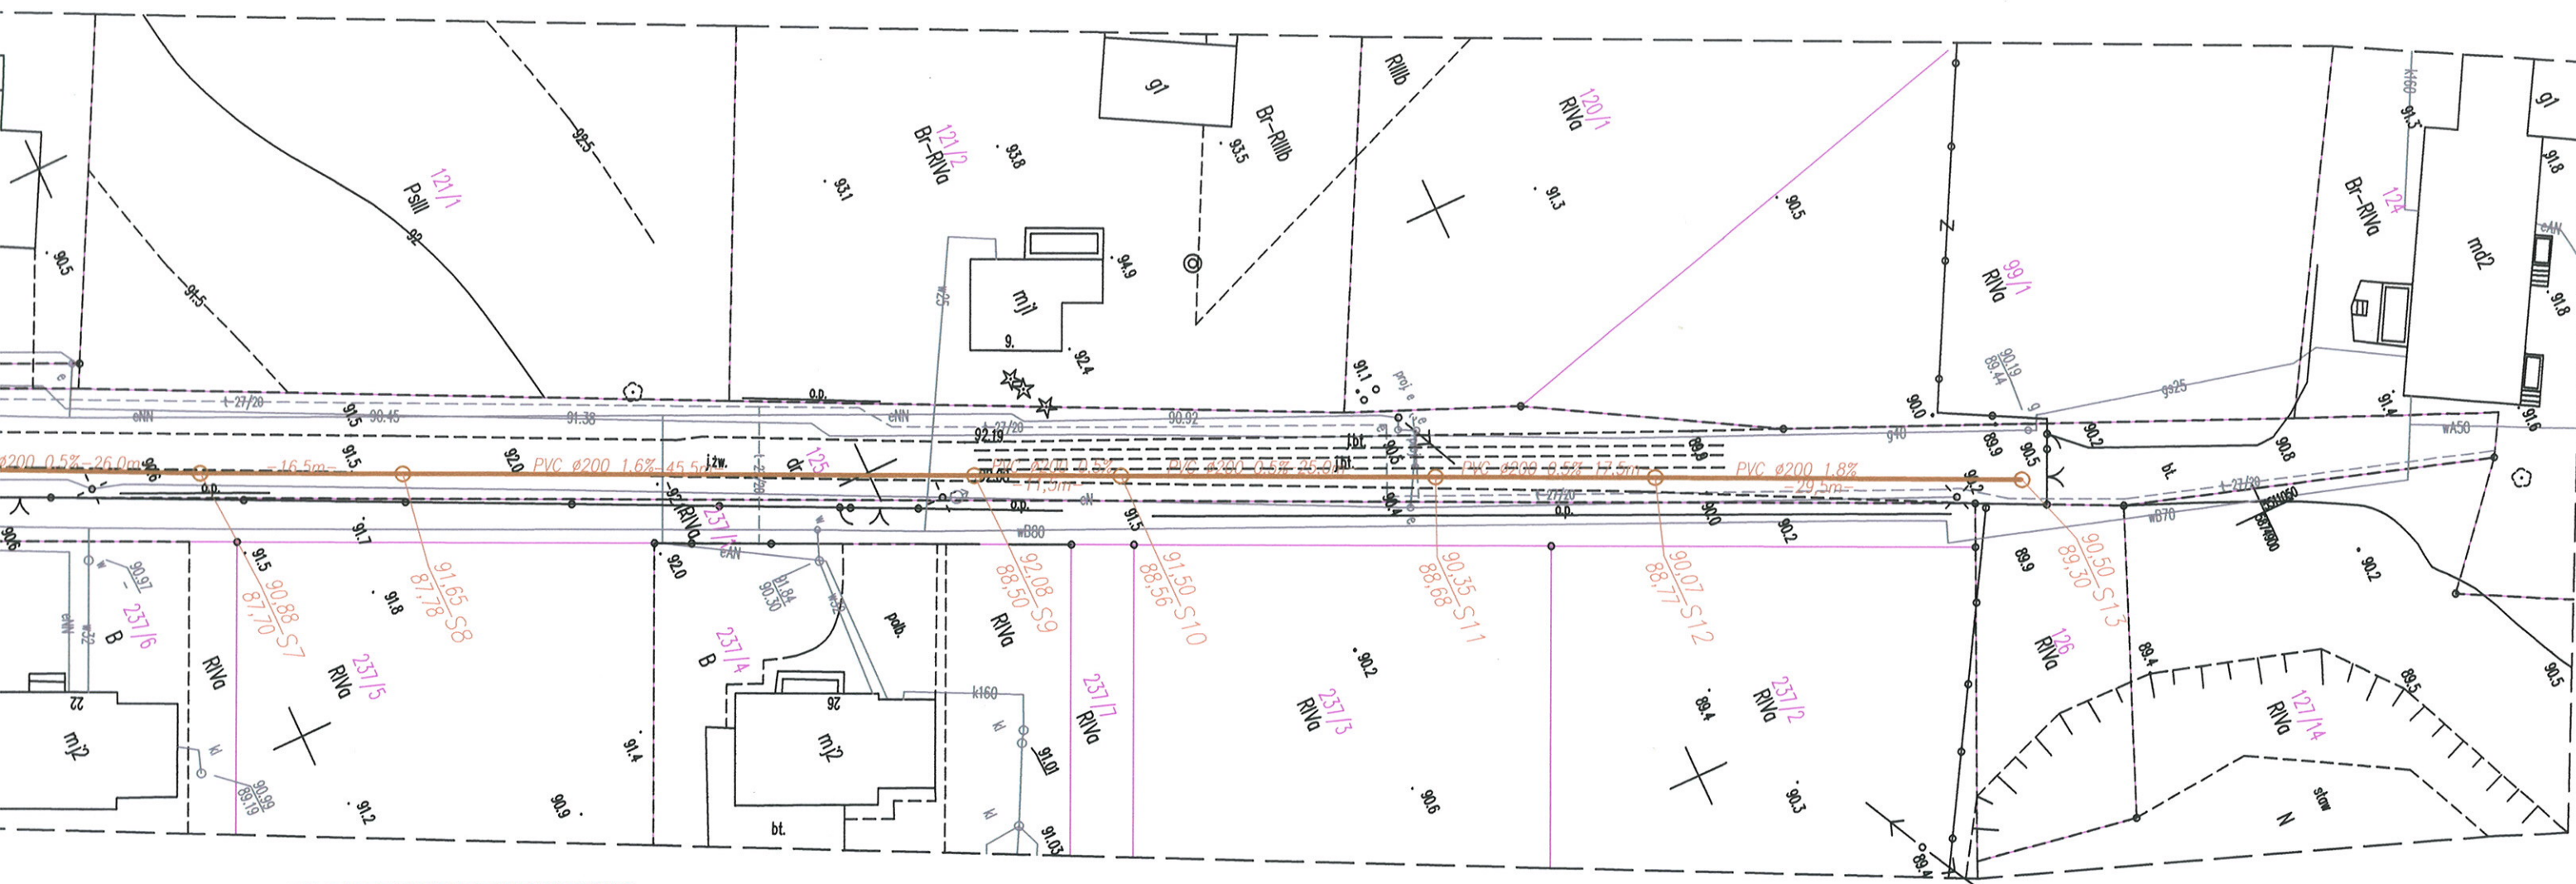

URZĄD MIEJSKI W BARLINKU
74-320 BARLINEK
Referat Gospodarki Przestrzennej i Inwestycji

OZNACZENIA:

- proj. sieć kanalizacji sanitarnej
- S... proj. studnia kanalizacyjna z kietą zborczą z wykładziną z tw.sztucz.
- K... proj. miejsce włączenia do istniejącej sieci ks

Biurowie Projektów SAN-Technika mgr inż. Jolanta Skowron Siedziba: ul. Kręta 11a, 74-320 Barlinek, tel. 95 746 10 24		Nr rysunku 01 K
Objekt: Sieć kanalizacji sanitarnej	Stadium: PB	Skala: 1:500
Adres: OŻAR ul. Śliwkowa, Rolna, Kasztanowa i Dębowa gm. Barlinek dz. nr 219, 150/29, 125, 123/15 obr. Ożar		Str. nr:
Treść: PROJEKT ZAGOSPODAROWANIA TERENU	Data 09.2020	Podpis
Projektant: mgr inż. Jolanta Skowron	LBS/0077/POOS/10 w spec. instalacje sanitarne w zakresie pełnym (LBS/IS/0016/11)	